



Prospetto su via Lime (SO) - Stato di Fatto - scala 1:50

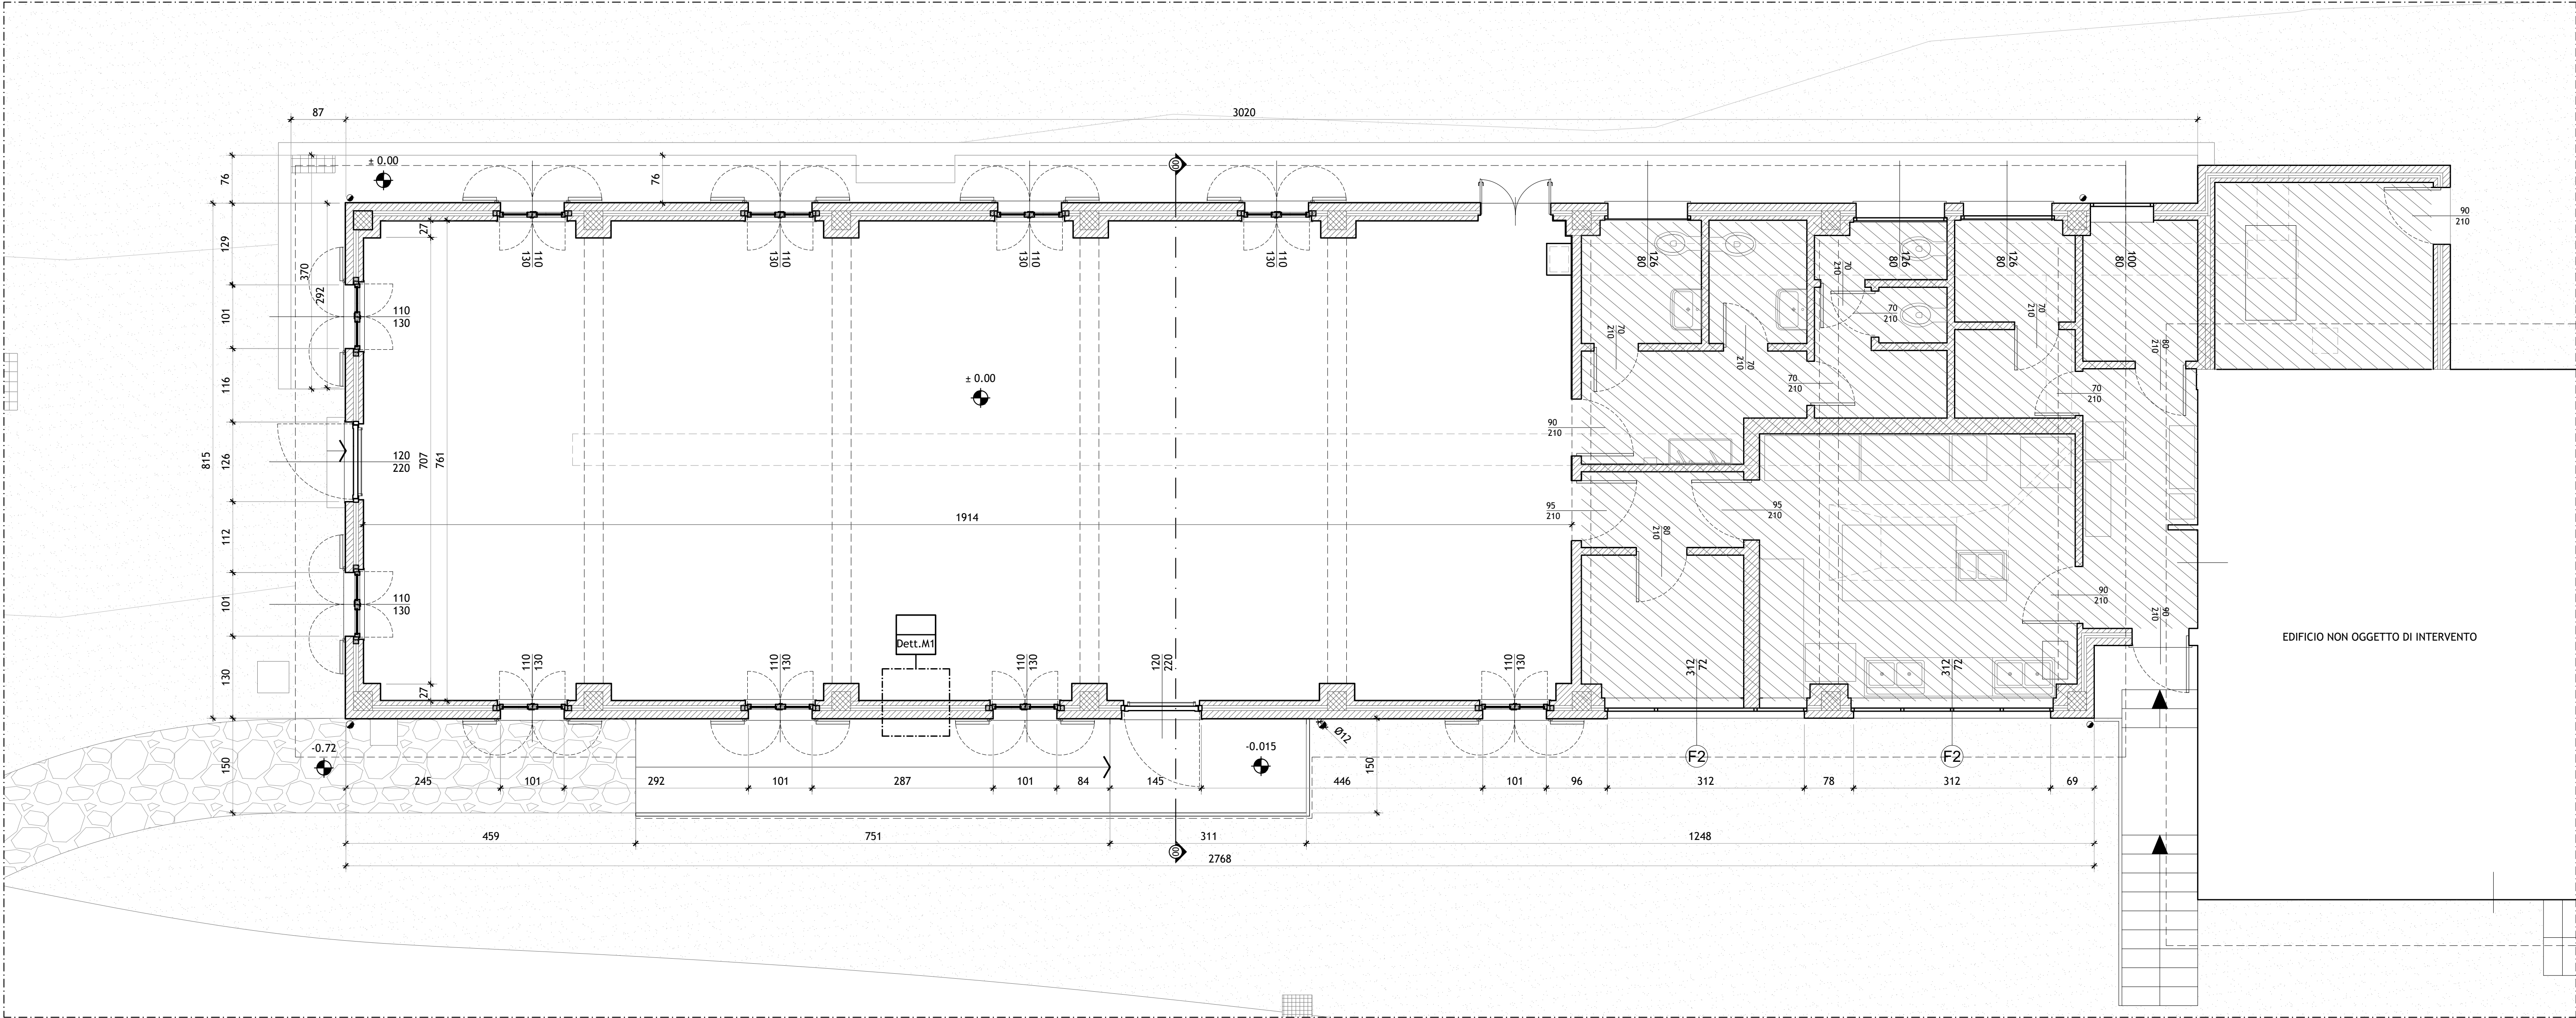


Pianta Piano Terra - Stato di Fatto - scala 1:50

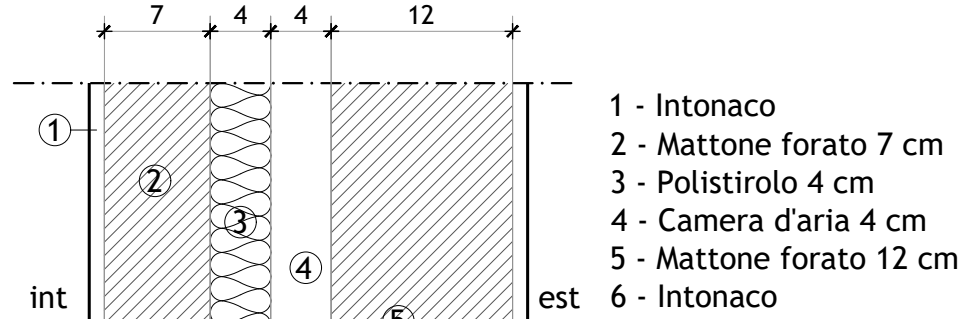

[Dett.M1] Sezione muro esistente - scala 1:5

LEGENDA

- EDIFICIO OGGETTO DI INTERVENTO
- AREA NON OGGETTO DI INTERVENTO ALL'INTERNO DEL PRESENTE APPALTO
- EVIDENTI SEGNI DI UMIDITA' DI RISALITA SULL'INTONACO ESTERNO

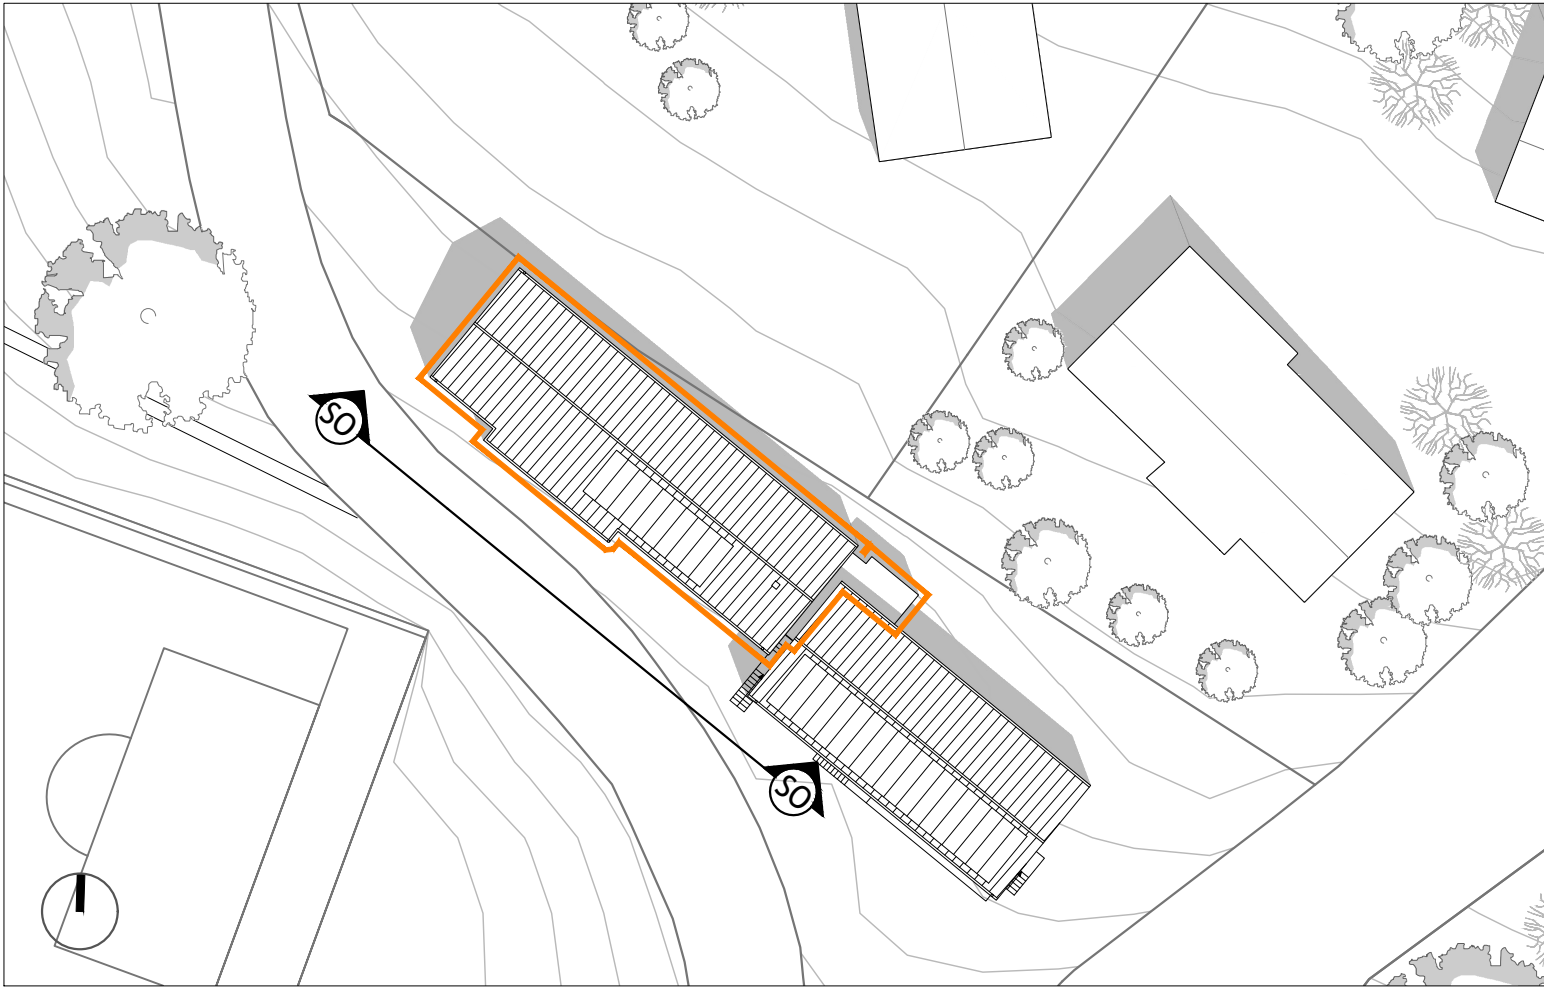

Planimetria - scala 1:500



COMUNE DI VALCHUISA  
Largo Gillio, 1  
10089 Valchiusa (TO) - Italy

PROGETTO ARCHITETTONICO



STP 55 di ENRICO GIACOPELLI E MAURO FALLETTI  
Lungo Po Antonelli 45 - 10153 Torino  
info@gs-studio.biz - www.gs-studio.biz  
T.+F. +39 011 884 286

PROGETTO IMPIANTI FLUIDO MECCANICI ED ELETTRICI



MCM INGEGNERIA S.r.l.  
Vicolo Monti 8 - 10095 Grugliasco (TO)

PROGETTO STRUTTURE

ING. PAOLO ORIA  
Via Torino 17 - 10082 Cuornè (To)  
info@ingter.it  
T. +39 0124 629 055

RIQUALIFICAZIONE ARCHITETTONICA E FUNZIONALE E MESSA IN SICUREZZA MENSA SCOLASTICA SCUOLA PRIMARIA E SECONDARIA DI PRIMO GRADO "G. SAUDINO" CUP H27G22000040006

Progetto finanziato nell'ambito del PNRR e dall'Unione Europea Next Generation EU

Affidamento del servizio di progettazione definitiva ed esecutiva CUP H24I20000010001 CIG: 8797332C04

| Rev. n. | Data       | Descrizione     | Redatto da |
|---------|------------|-----------------|------------|
| 01      | 30/11/2022 | Prima emissione | G studio   |
| 02      |            |                 |            |
| 03      |            |                 |            |

PROGETTO ESECUTIVO

OGGETTO

STATO DI FATTO -  
PIANTA DI PROSPETTO SO

SCALA - 1 : 50

Il progettista si riserva ai termini di legge la proprietà di questo disegno con divieto di riprodurlo o di modificarlo comunque noto a terzi. L'esecutore del presente lavoro si impegna a rispettare l'esclusiva. E' vietato apportare il timbro da questo disegno. Tutte le misure si considerano al finito e devono essere controllate dall'esecutore del lavoro sul cantiere. Ogni modifica sostanziale rispetto al presente disegno deve essere approvata dal progettista.

ELABORATO N°.