



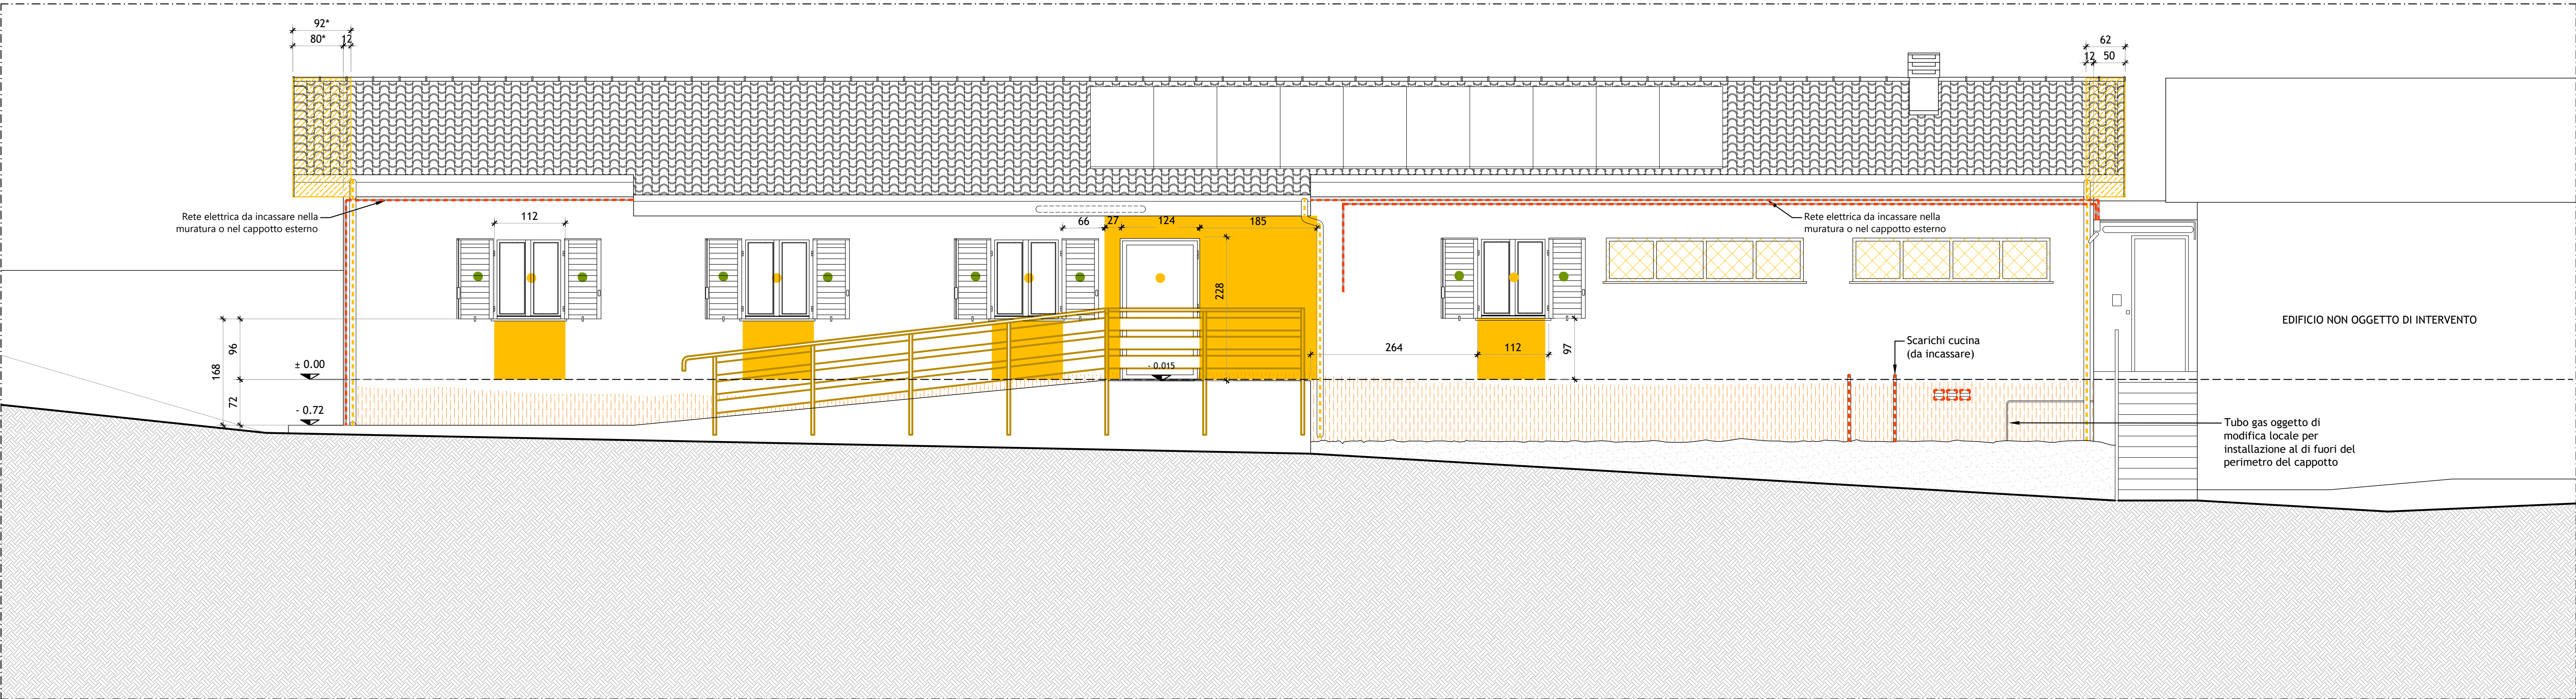

Pianta Piano Terra - Stato di Fatto - scala 1:100

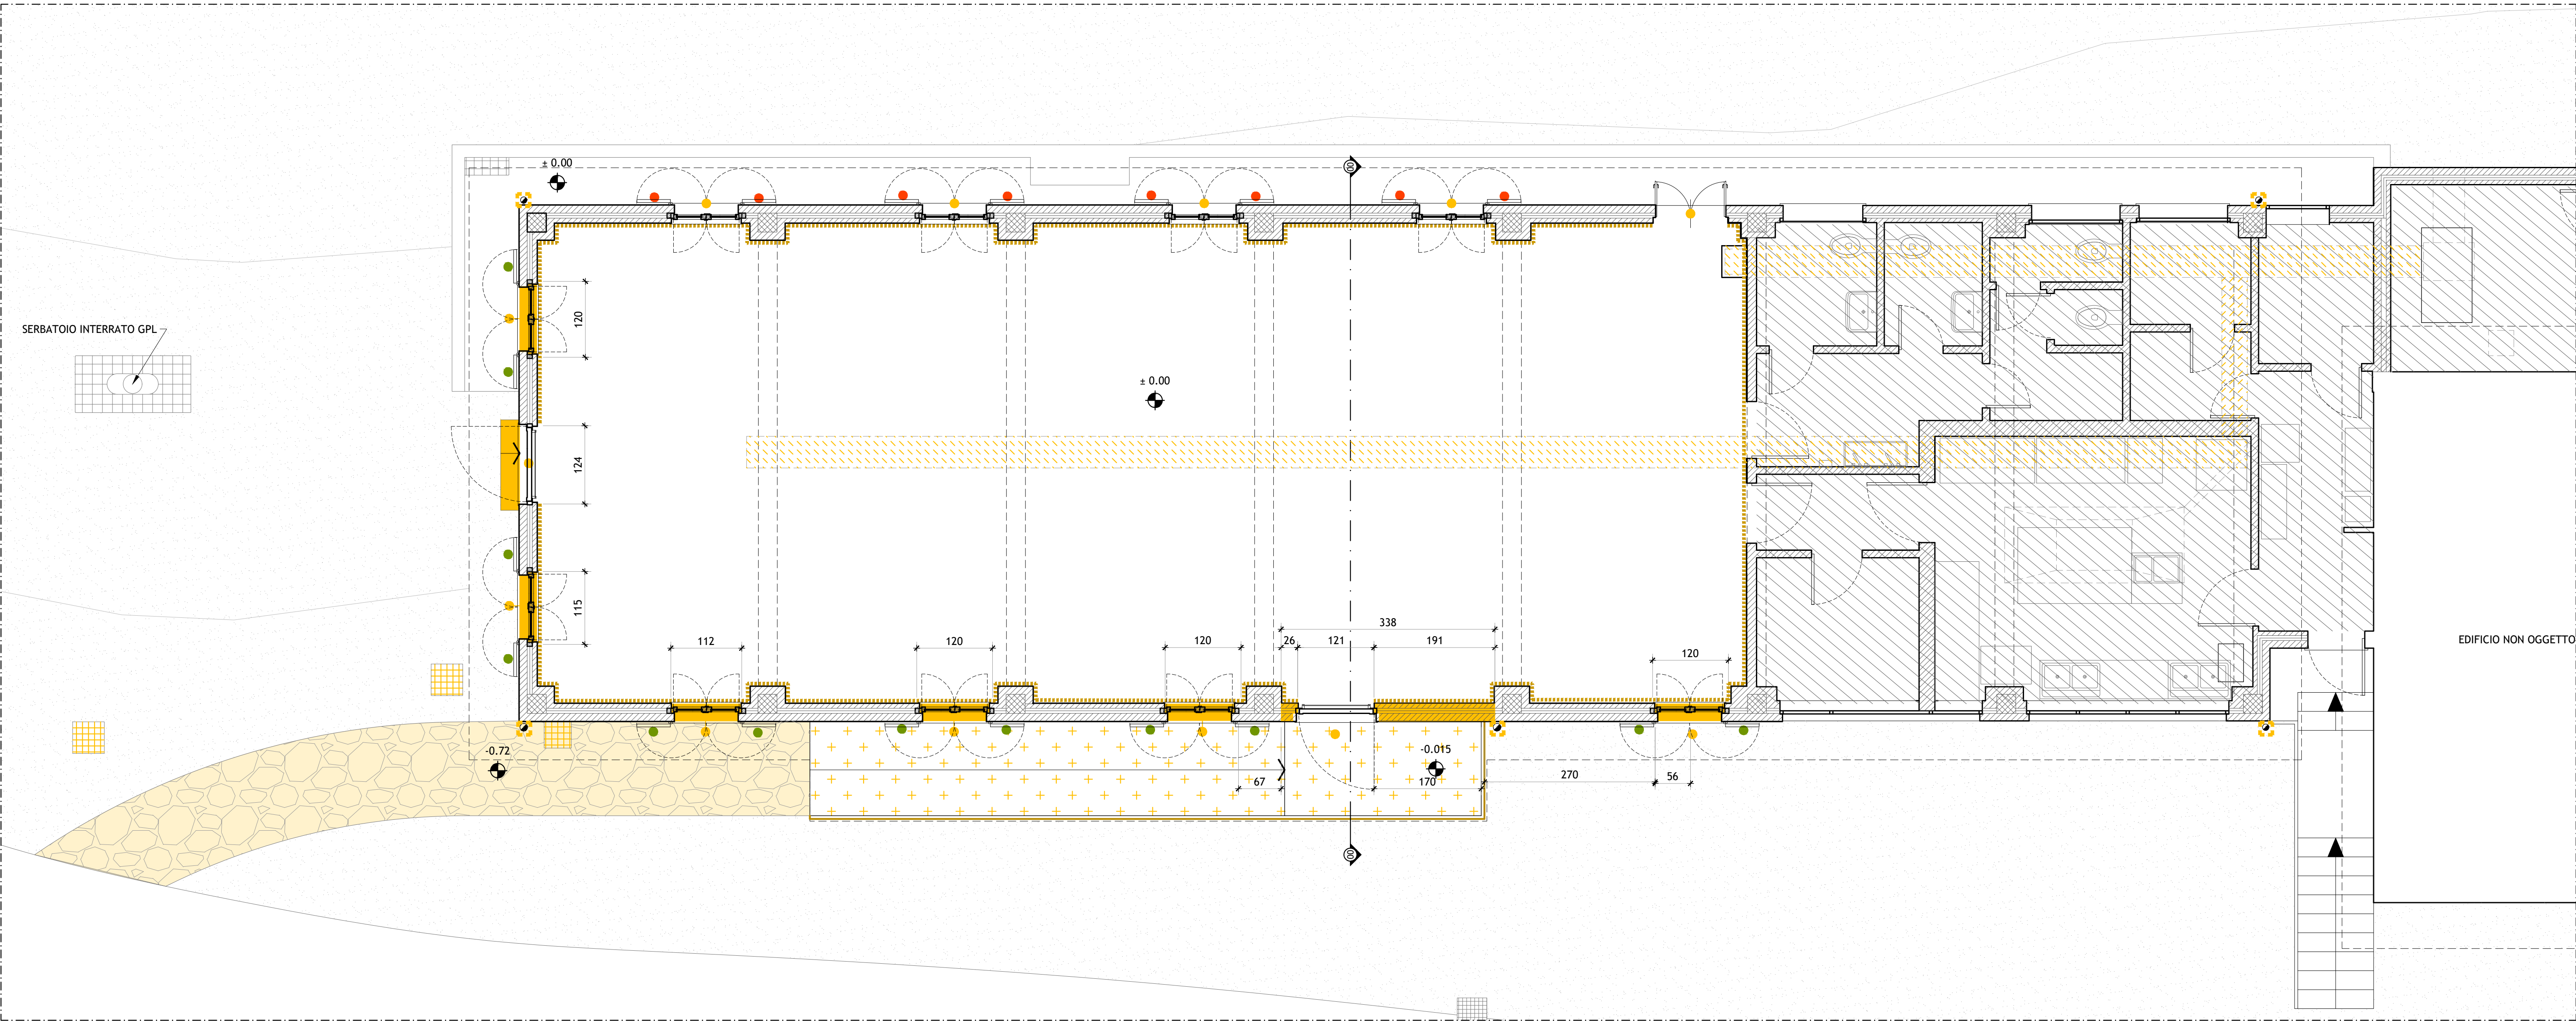

Pianta Piano Terra - Stato di Fatto - scala 1:100

LEGENDA

- EDIFICIO OGGETTO DI INTERVENTO
- AREA NON OGGETTO DI INTERVENTO ALL'INTERNO DEL PRESENTE APPALTO

LEGENDA DEMOLIZIONI

- DEMOLIZIONE MURATURA
- RIMOZIONE E SMALTIMENTO RINGHIERA
- SPICCONATURA INTONACO AMMALORATO E CON SUCCESSIVA APPLICAZIONE DI INTONACO MACROPOROSO
- RIMOZIONE E SMALTIMENTO SERRAMENTI E RELATIVI DAVANZALI/SOGLE (ESCLUSI I DAVANZALI DELLE FINESTRE SUL LATO NE)
- RIMOZIONE, ACCATASTAMENTO E DEPOSITO IN LUOGO RIPARATO ED ASCIUTTO DI SCURI PER SUCCESSIVO RESTAURO E RIMONTAGGIO
- RIMOZIONE E SMALTIMENTO SCURI
- RIMOZIONE E SMALTIMENTO GRATE
- RIMOZIONE TOMBINI
- IMPIANTI IN FACCIATA DA INCASSARE NELLA MURATURA O NEL CAPPOTTO ESTERNO
- RIMOZIONE PLUVIALI A PARTIRE DALLA CURVA A GOMITO DI RACCORDO CON IL CANALE DI GRONDA
- RIMOZIONE BATTISCOPA
- DEMOLIZIONE PAVIMENTAZIONE ESTERNA IN PIETRA
- TAGLIO PARZIALE DELLO SPORTO DELLA COPERTURA COMPRESIVO DI RIMOZIONE DEL MANTO DI COPERTURA E DELL'ORDITURA SECONDARIA
- DEMOLIZIONE STRATO SUPERFICIALE DI PAVIMENTAZIONE IN CLS PER UNO SP. MAX. 6cm
- RIMOZIONE CANALIZZAZIONE AEREA DI IMPIANTO DI RISCALDAMENTO
- RIMOZIONE DI TUTTI I CORPI ILLUMINANTI INTERNI ED ESTERNI



COMUNE DI VALCHUSA
Largo Gillio, 1
10089 Valchusa (TO) - Italy

PROGETTO ARCHITETTONICO



STP 55 di ENRICO GIACOPELLI E MAURO FALLETTI
Lungo Po Antonelli 45 - 10153 Torino
info@gs-studio.biz - www.gs-studio.biz
T.+F. +39 011 884 286

PROGETTO IMPIANTI FLUIDO MECCANICI ED ELETTRICI



MCM INGEGNERIA S.r.l.
Vicolo Monti 8 - 10095 Grugliasco (TO)

PROGETTO STRUTTURE

ING. PAOLO ORIA
Via Torino 17 - 10082 Cuorgnè (To)
info@ingter.it
T. +39 0124 629 055

RIQUALIFICAZIONE ARCHITETTONICA E FUNZIONALE E MESSA IN SICUREZZA MENSA SCOLASTICA SCUOLA PRIMARIA E SECONDARIA DI PRIMO GRADO "G. SAUDINO" CUP H27G2200004006

Progetto finanziato nell'ambito del PNRR e dall'Unione Europea Next Generation EU

Affidamento del servizio di progettazione definitiva ed esecutiva CUP H24I2000010001 CIG: 8797332C04

Rev. n.	Data	Descrizione	Redatto da
01	30/11/2022	Prima emissione	G studio
02			
03			

PROGETTO ESECUTIVO

OGGETTO

DEMOLIZIONE -
PIANTA E PROSPETTO SO

SCALA - 1 : 50

Il progettista si riserva ai termini di legge la proprietà di questo disegno con diritto di riprodurlo o di modificarlo comunque noto a terzi. L'esecutore del presente lavoro si impegna a rispettare l'esclusiva. E' vietato apportare il timbro da questo disegno. Tutte le misure si considerano al finito e devono essere controllate dall'esecutore del lavoro sul cantiere. Ogni modifica sostanziale rispetto al presente disegno deve essere approvata dal progettista.

ELABORATO N°