




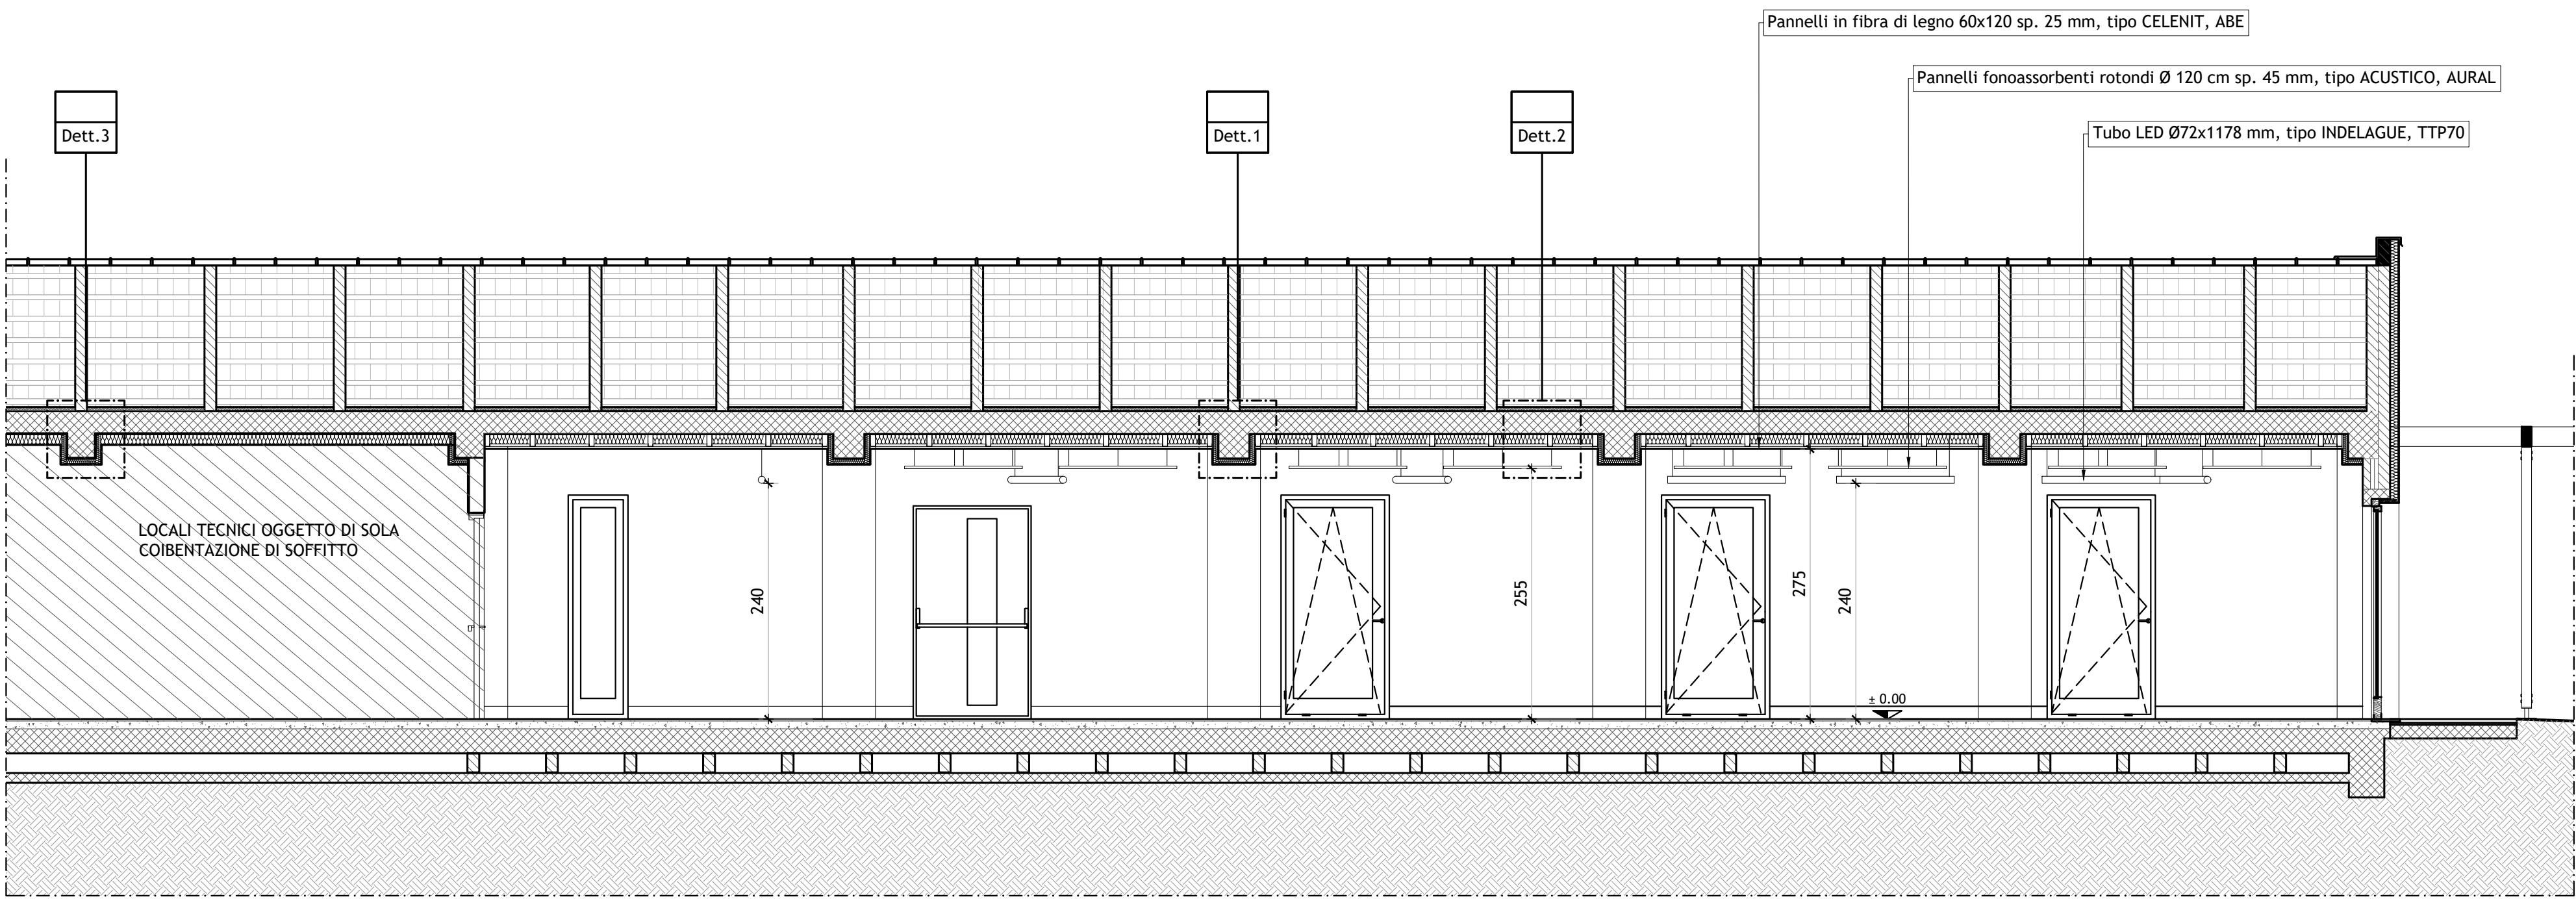

Sezione D-D' - Stato di Progetto - scala 1:50

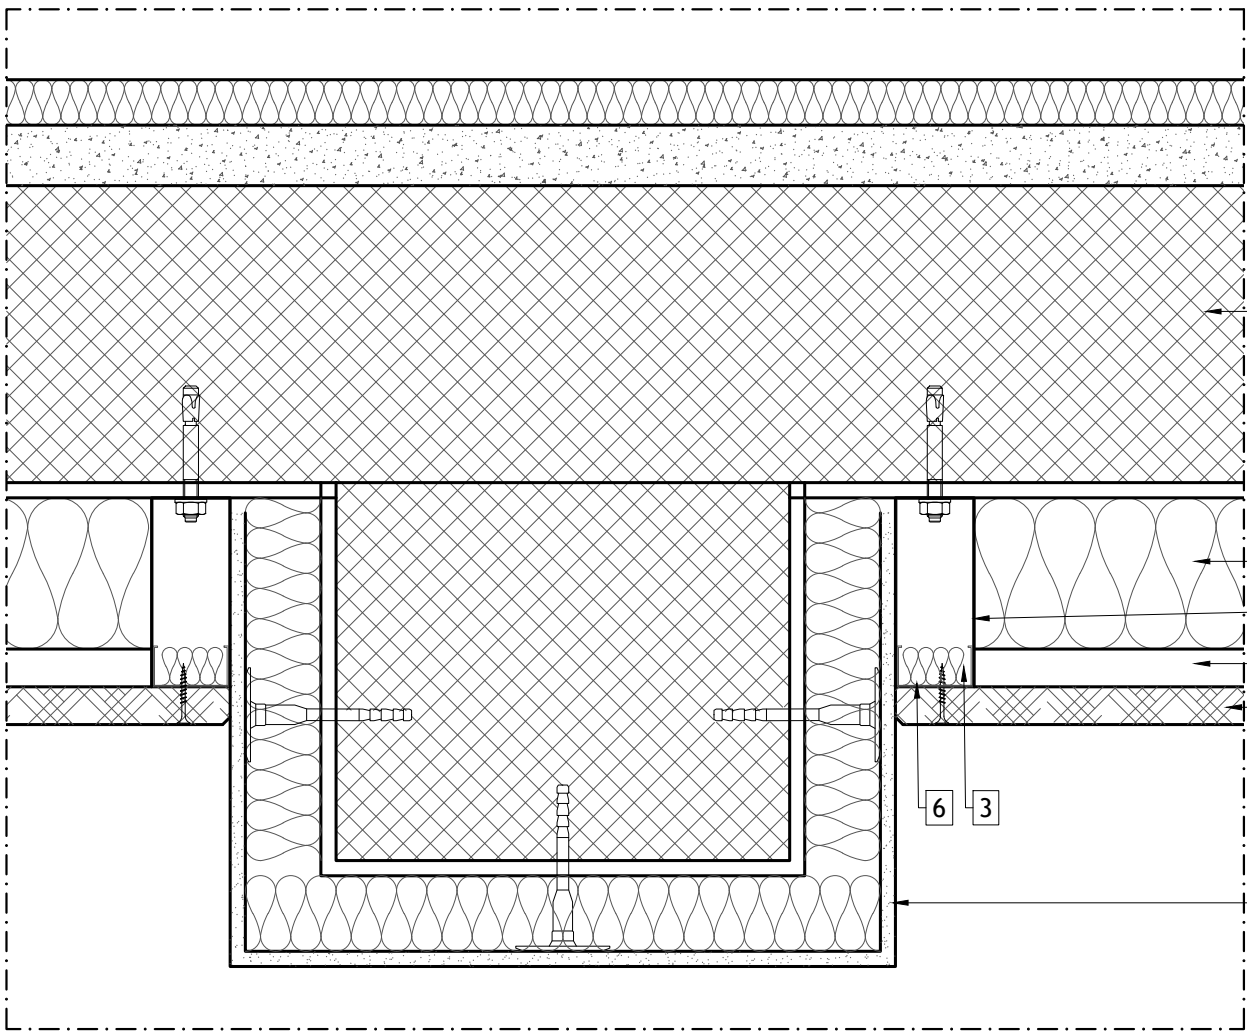


[Dett.1] Sezione Controsoffitto su trave locale mensa - scala 1:5

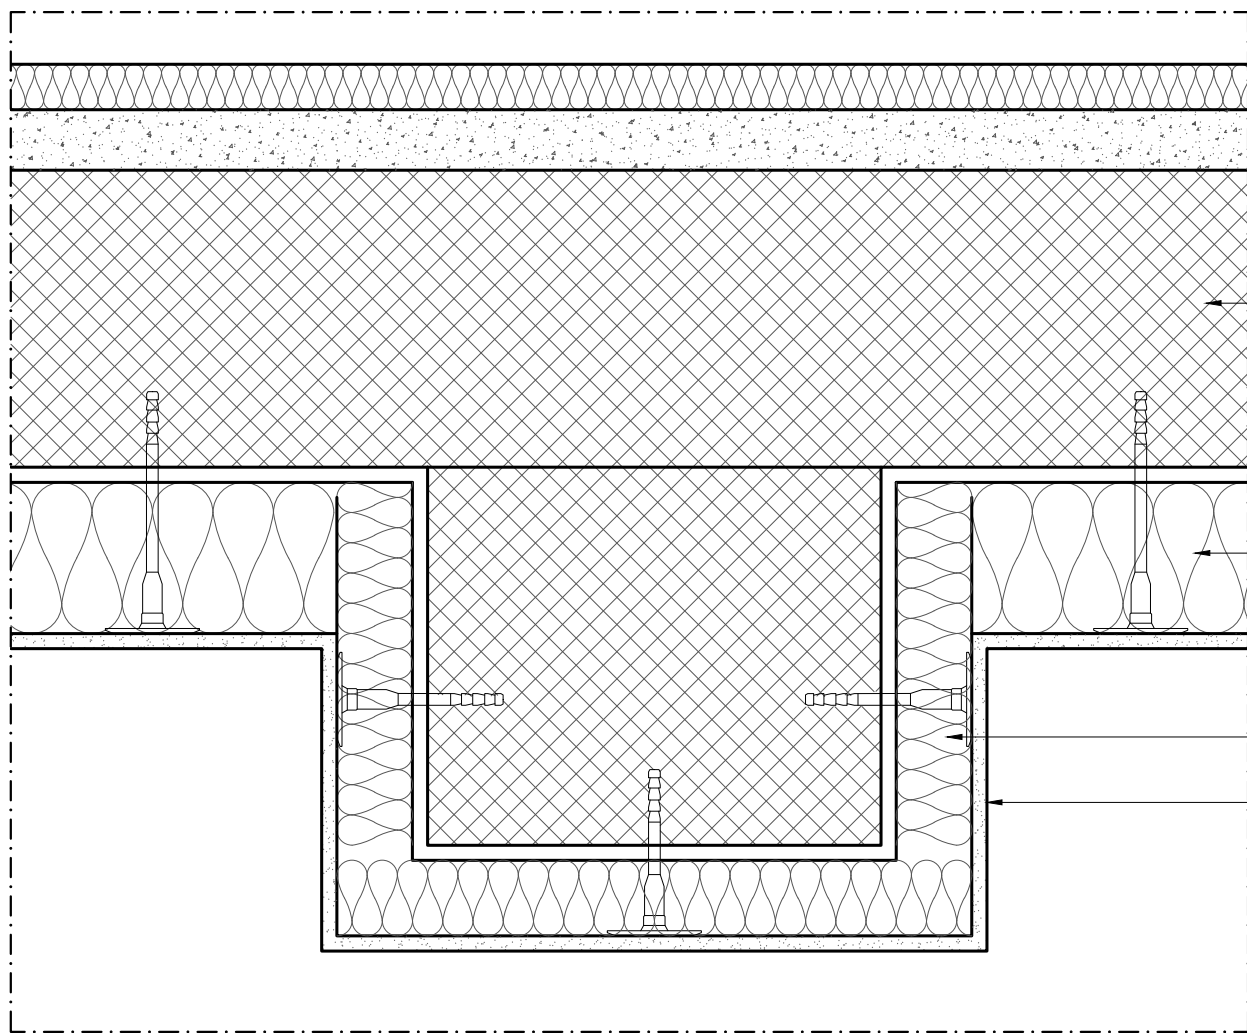

[Dett.3] Sezione Controsoffitto su trave - scala 1:5

- 1 - Solaio esistente, sp. 280 mm
- 2 - Pannello termoisolante sp. 100 mm, tipo PUREN, PIR-MV
- 3 - Pannello termoisolante sp. 20 mm, tipo PUREN, PIR-MV
- 4 - Camera d'aria 25 mm
- 5 - Staffa universale in acciaio zincato
- 6 - Profilo a C 27/50/27
- 7 - Pannello isolante termico ed acustico in lana di legno 60X120 cm, sp. 25 mm, tipo CELENIT, ABE
- 8 - Pannello termoisolante sp. 50 mm, tipo PIREN, PIR-MV
- 9 - RASATURA

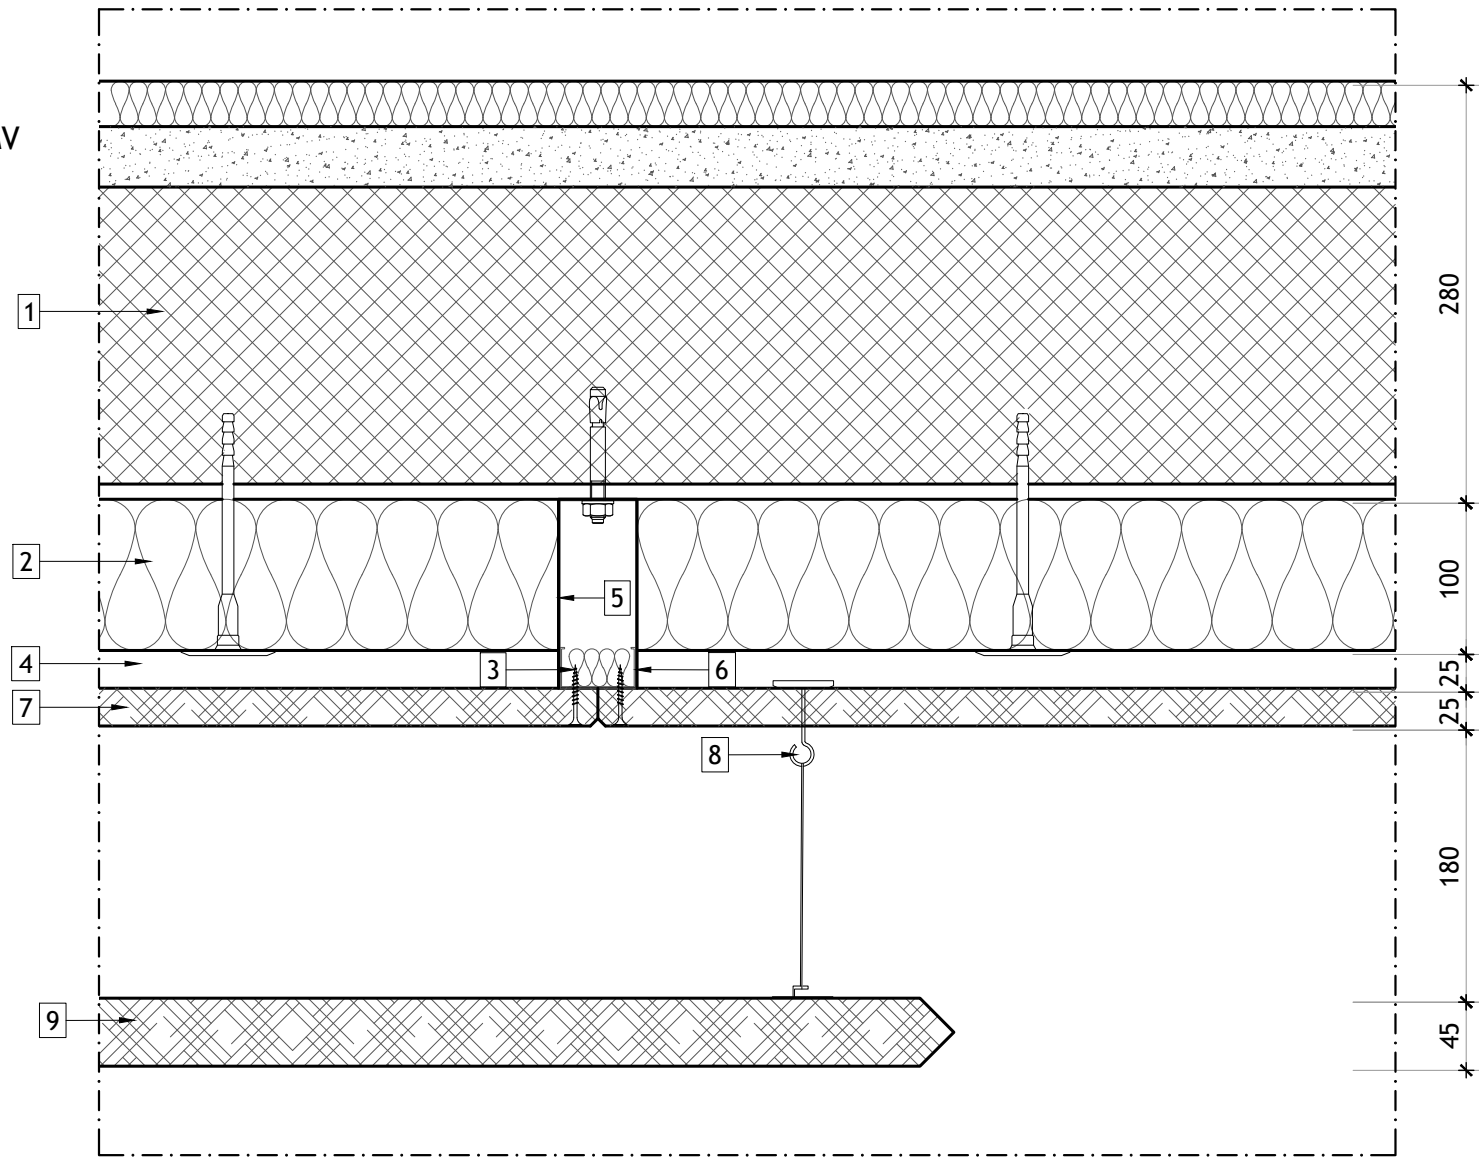

[Dett.2] Sezione Controsoffitto locale mensa - scala 1:5

- 1 - Solaio esistente, sp. 280 mm
- 2 - Pannello termoisolante sp. 100 mm, tipo PIREN, PIR-MV
- 3 - Pannello termoisolante sp. 20 mm, tipo PIREN, PIR-MV
- 4 - Camera d'aria 25 mm
- 5 - Staffa universale in acciaio zincato
- 6 - Profilo a C 27/50/27
- 7 - Pannello isolante termico ed acustico in lana di legno 60X120 cm, sp. 25 mm, tipo CELENIT, ABE
- 8 - Tassello ad ancorotta
- 9 - Pannello fonoassorbente Ø120 cm, sp 45 mm, tipo ACUSTICO, AURAL®

LEGENDA

SOLA COIBENTAZIONE DEL SOFFITTO


LEGENDA PANNELLI ACUSTICI E APPARECCHI LUMINOSI

Pannelli in fibra di legno 60x120 sp. 25 mm, tipo CELENIT, ABE


Pannelli fonoassorbenti rotondi Ø 120 cm sp. 45 mm, tipo ACUSTICO, AURAL

Tubo LED Ø72x1178 mm, tipo INDELAGUE, TTP70

NB, Per la disposizione dei corpi illuminanti fare riferimento alla tavola A07 dell'architettonico. Da verificare in fase di cantiere

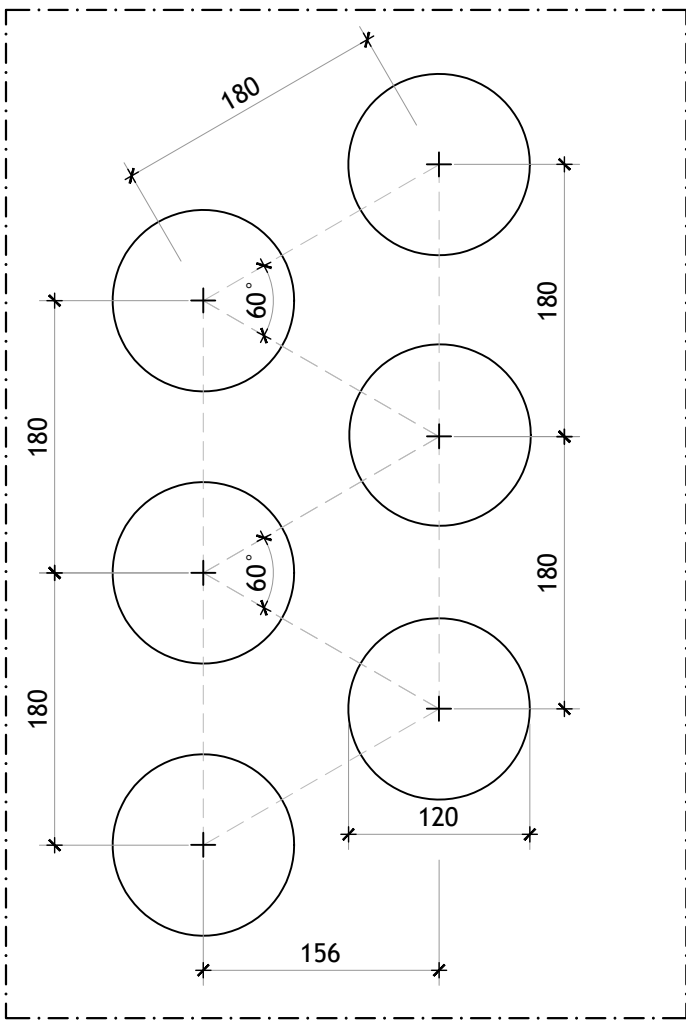

Schema layout pannelli fonoassorbenti - scala 1:50

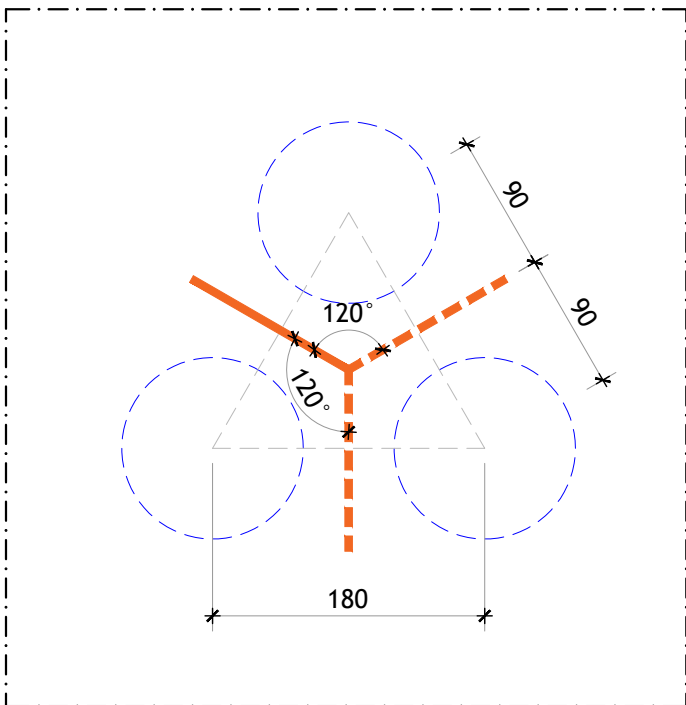

Schema layout tubi LED - scala 1:50



Pianta Piano Terra - Layout pannelli e illuminazione - scala 1:50



COMUNE DI VALCHUSA
Largo Gillio, 1
10089 Valchusa (TO) - Italy

PROGETTO ARCHITETTONICO



STP 55 di ENRICO GIACOPELLI E MAURO FALLETTI
Lungo Po Antonelli 45 - 10153 Torino
info@studio.biz - www.g-studio.biz
T.+F. +39 011 884 286

PROGETTO IMPIANTI FLUIDO MECCANICI ED ELETTRICI



MCM INGENGERIA S.r.l.
Vicolo Monti 8 - 10095 Grugliasco (TO)

PROGETTO STRUTTURE

ING. PAOLO ORIA
Via Torino 17 - 10082 Cuornè (To)
info@ingter.it
T. +39 0124 629 055

RIQUALIFICAZIONE ARCHITETTONICA E FUNZIONALE E MESSA IN SICUREZZA MENSA SCOLASTICA SCUOLA PRIMARIA E SECONDARIA DI PRIMO GRADO "G. SAUDINO" CUP H27G2200040006

Progetto finanziato nell'ambito del PNRR e dall'Unione Europea Next Generation EU

Affidamento del servizio di progettazione definitiva ed esecutiva CUP H24I2000010001 CIG: 8797332C04

Rev. n.	Data	Descrizione	Redatto da
01	30/11/2022	Prima emissione	G studio
02			
03			

PROGETTO ESECUTIVO

OGGETTO

STATO DI PROGETTO -
LAYOUT PANNELLI A SOFFITTO E
ILLUMINAZIONE

Il progettista si riserva ai termini di legge la proprietà di questo disegno con divieto di riprodurlo o di modificarlo comunque noto a terzi. L'esecutore del presente lavoro si impegna a rispettare l'esclusiva. E' vietato apportare il timbro da questo disegno. Tutte le misure si considerano al finito e devono essere controllate dall'esecutore del lavoro sul cantiere. Ogni modifica sostanziale rispetto al presente disegno deve essere approvata dal progettista.

ELABORATO N°