

Regione PIEMONTE

Comune di VAL DI CHY

EFFICIENTAMENTO DELL'IMPIANTO DI
CLIMATIZZAZIONE E REALIZZAZIONE NUOVO
IMPIANTO FOTOVOLTAICO PRESSO L'EDIFICIO
COMUNALE IN VIA MARCONI N.1 A VAL DI CHY

CIG: BC3DE16095

IMPIANTO FOTOVOLTAICO

Oggetto Particolare impianto e sezione

Tavola
T05_SEZIONE_00

Scala
--

Commessa
73_26

Committente

Amministrazione comunale Val di Chy

Via Aosta n.7
10039 Val di Chy (TO)

Progetto




CAPTURE ENERGY SRL

Piazza IV Novembre, 13 - 11026 PONT-SAINT-MARTIN - (AO)

mail: info@captureenergy.com - pec: captureenergy@pec.it


tel: +39 0125 280098

C.F. 01216950079 - P.Iva 01216950079

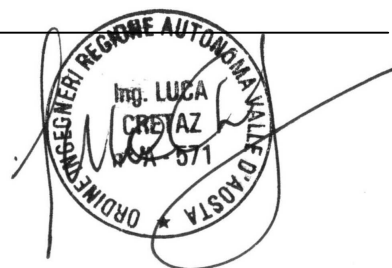

Revisione	Data	Descrizione	Autore
00	08/07/2026	Prima stesura	ing. Luca Cretaz

PARTICOLARE IMPIANTO
Scala 1:50

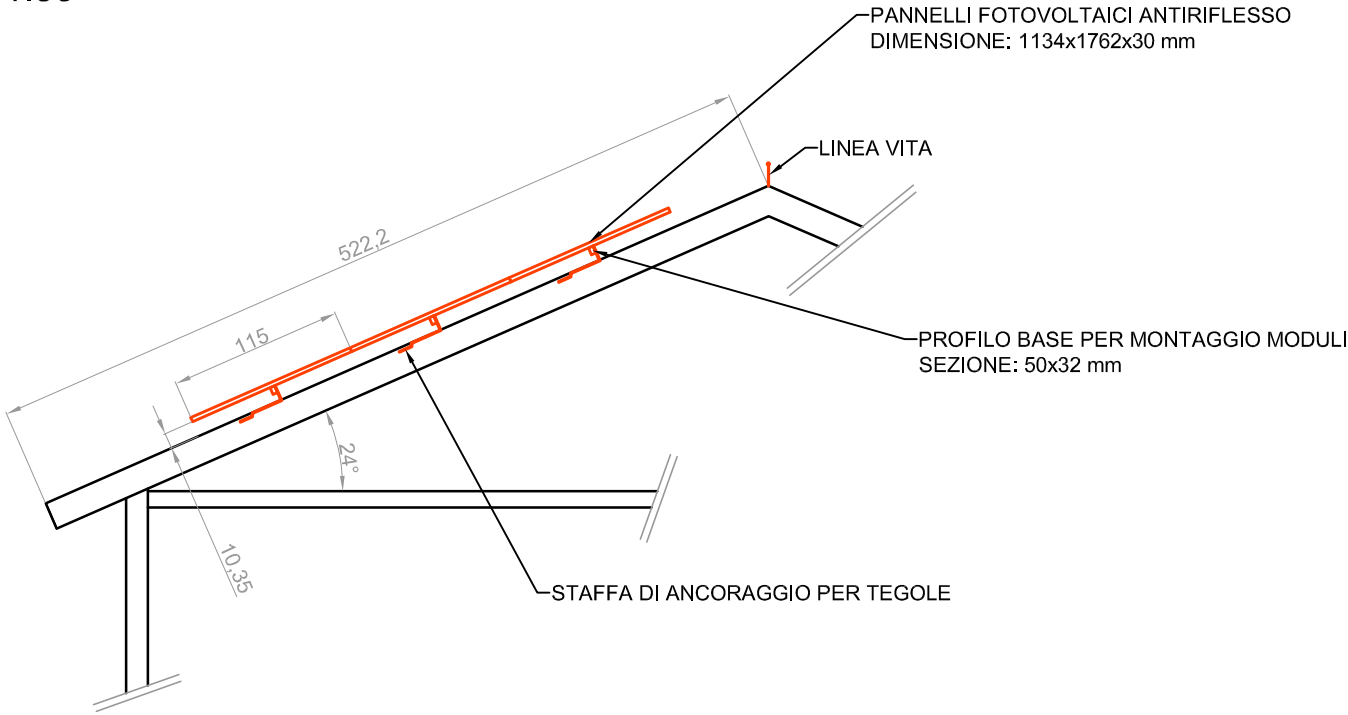

SEZIONE A-A
Scala 1:100

